




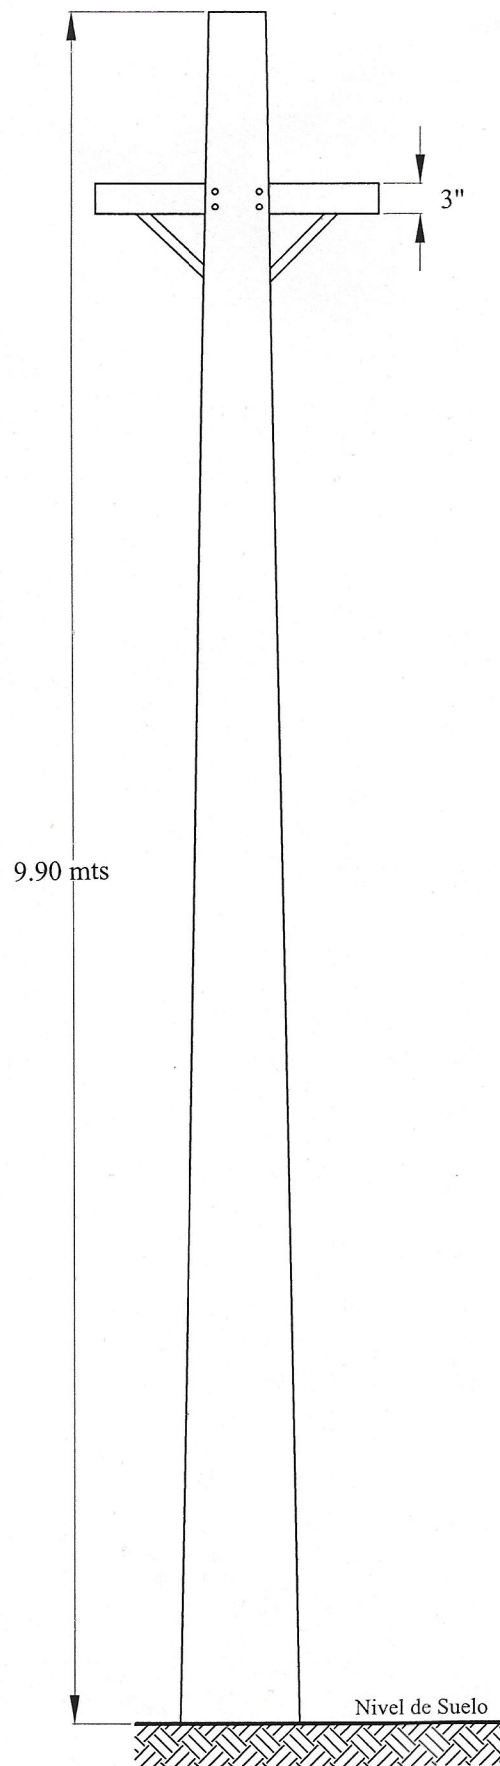


POSTE C/ SOPORTE

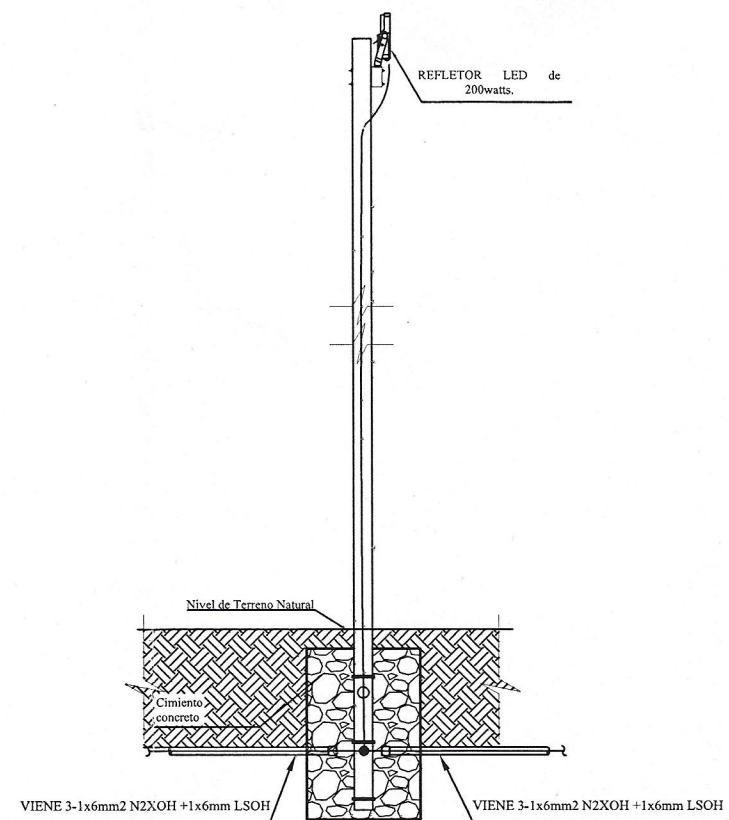

DETALLE LUMINARIA

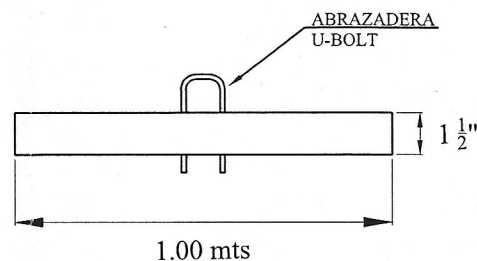

DETALLE DE CRUCETA
seccion rectangular 3"x1 1/2" x 1/4"

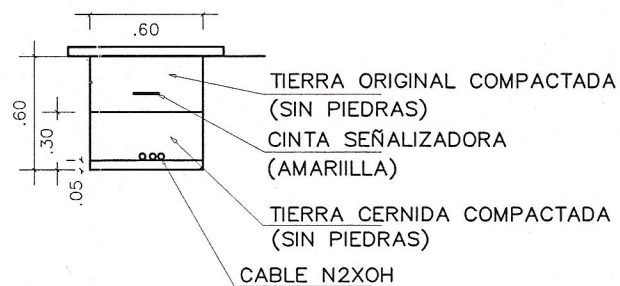

DETALLE DE CABLE ZANJA A-A

CARACTERISTICAS TECNICAS:

DESCRIPCION	LONG. TOTAL L1 (m)	CARGA DE TRABAJO F (kgs)	DIAMETRO EN MM.				PUESTA A TIERRA A (m)	EMPOTRAMIENTO		ALTURA DE SEÑALIZ S (m)
			EXTERIORES	INTERIORES	EXTERIORES	INTERIORES		INST. BASE CONCRETO	INSPECCION Y PRUEBA	
			Punta Ø pe (mm)	Base Ø be (mm)	Punta Ø pi * (mm)	Base Ø bi (mm)		L2 (m)	(m)	
POSTE C.A.C. 11.00/200/150/315	11	200	150	315	40	185	0.80	1.10	1.60	3

DETALLE DE POZO A TIERRA
CEMENTO CONDUCTIVO




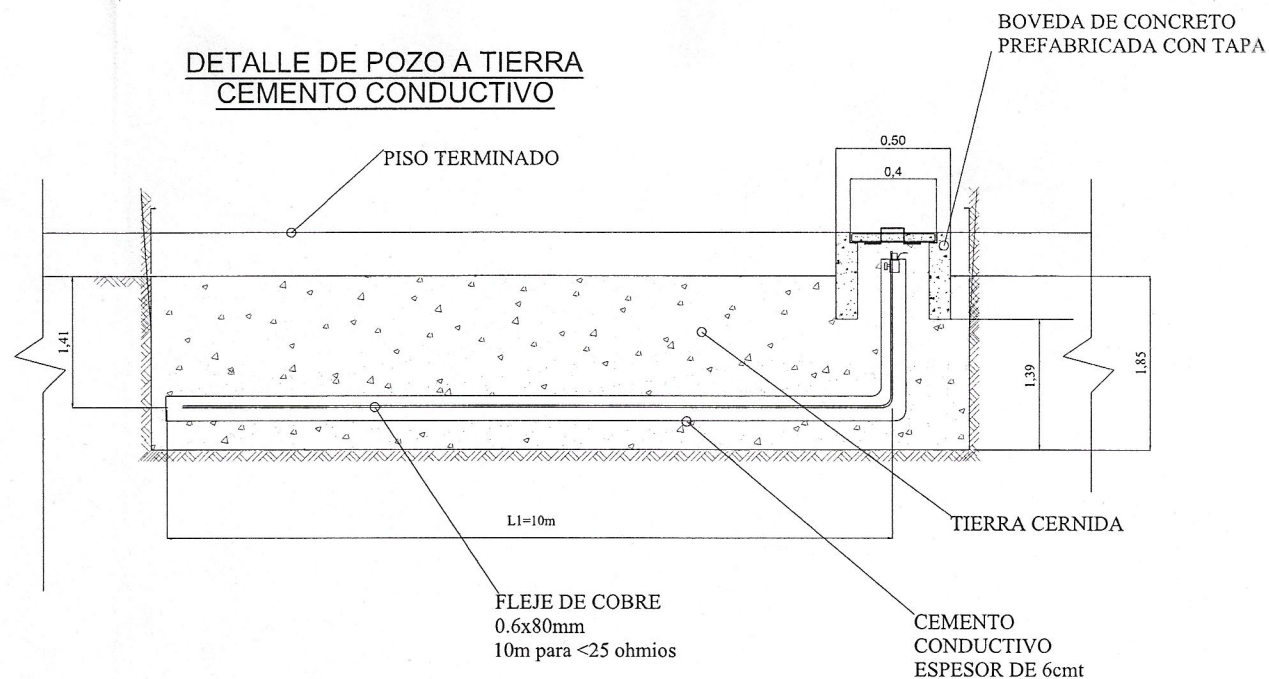



DIAGRAMA UNIFILAR DEL TD1
(DEL TIPO EMPOTRADO 220V. 3Ø. 60Hz)

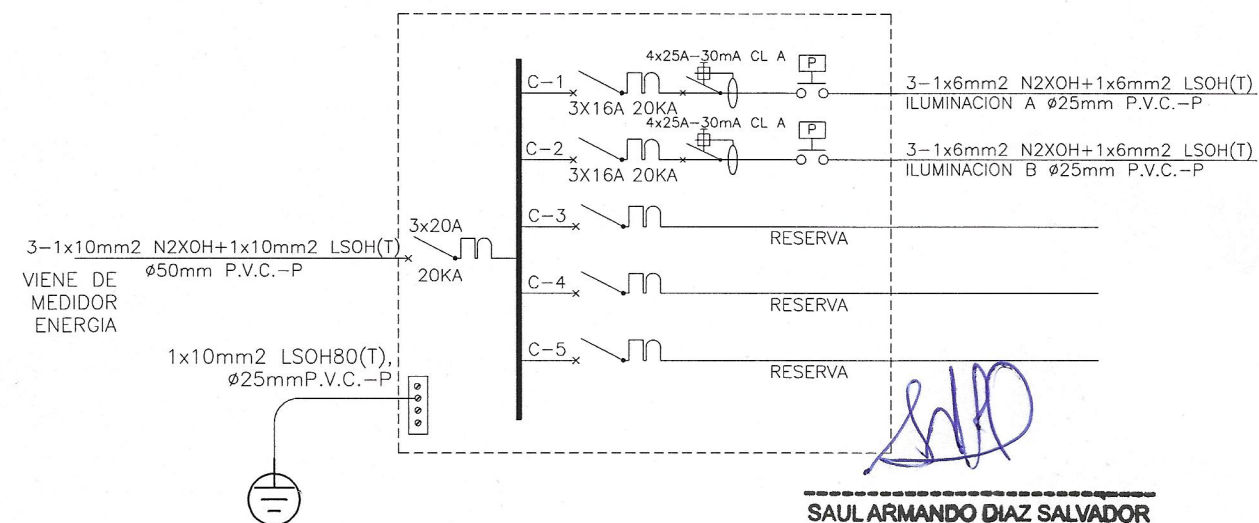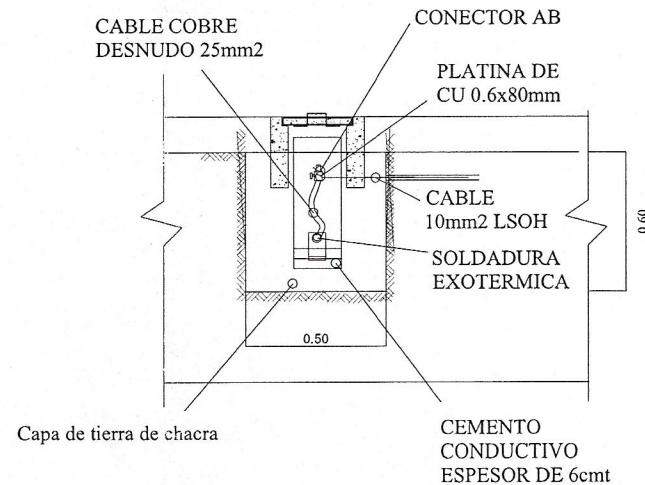

REFLECTOR LED
27200lm - 200w-5700k

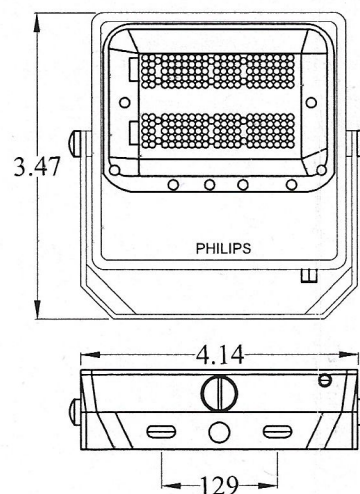

VISTA FRONTAL

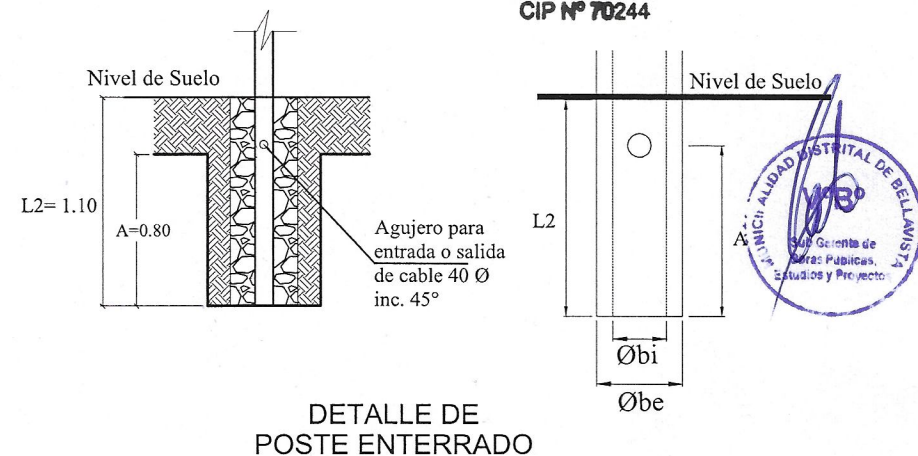

DETALLE DE POSTE ENTERRADO

	RENOVACION DE CAMPO DEPORTIVO; EN EL(LA) HEROES DEL CENEP, EN LA LOCALIDAD BELLAVISTA, DISTRITO DE BELLAVISTA, PROVINCIA CONSTITUCIONAL DEL CALLAO, DEPARTAMENTO CALLAO	
	PROYECTO DE INVERSIÓN: RENOVACION DE CAMPO DEPORTIVO; EN EL (LA) DEPORTIVO HEROES DEL CENEP	
	PROPIETARIO: MUNICIPALIDAD DISTRITAL DE BELLAVISTA	
	RESPONSABLE: SUB GERENCIA DE OBRAS PUBLICAS, ESTUDIOS Y PROYECTOS	
PROYECTISTA: ING. SAUL A. DIAZ SALVADOR	LÁMINA: IE-02	
PLANO: DETALLES INSTALACIONES ELECTRICAS	FECHA: ABRIL 2022	
ESCALA: 1/25		